


par.č. 4/1
vlastník: Obec Těškovice
Těškovice č.p. 170, 747 64 Těškovice

par.č. 9
vlastník: Římskokatolická farnost Těškovice
Těškovice č.p. 110, 747 64 Těškovice

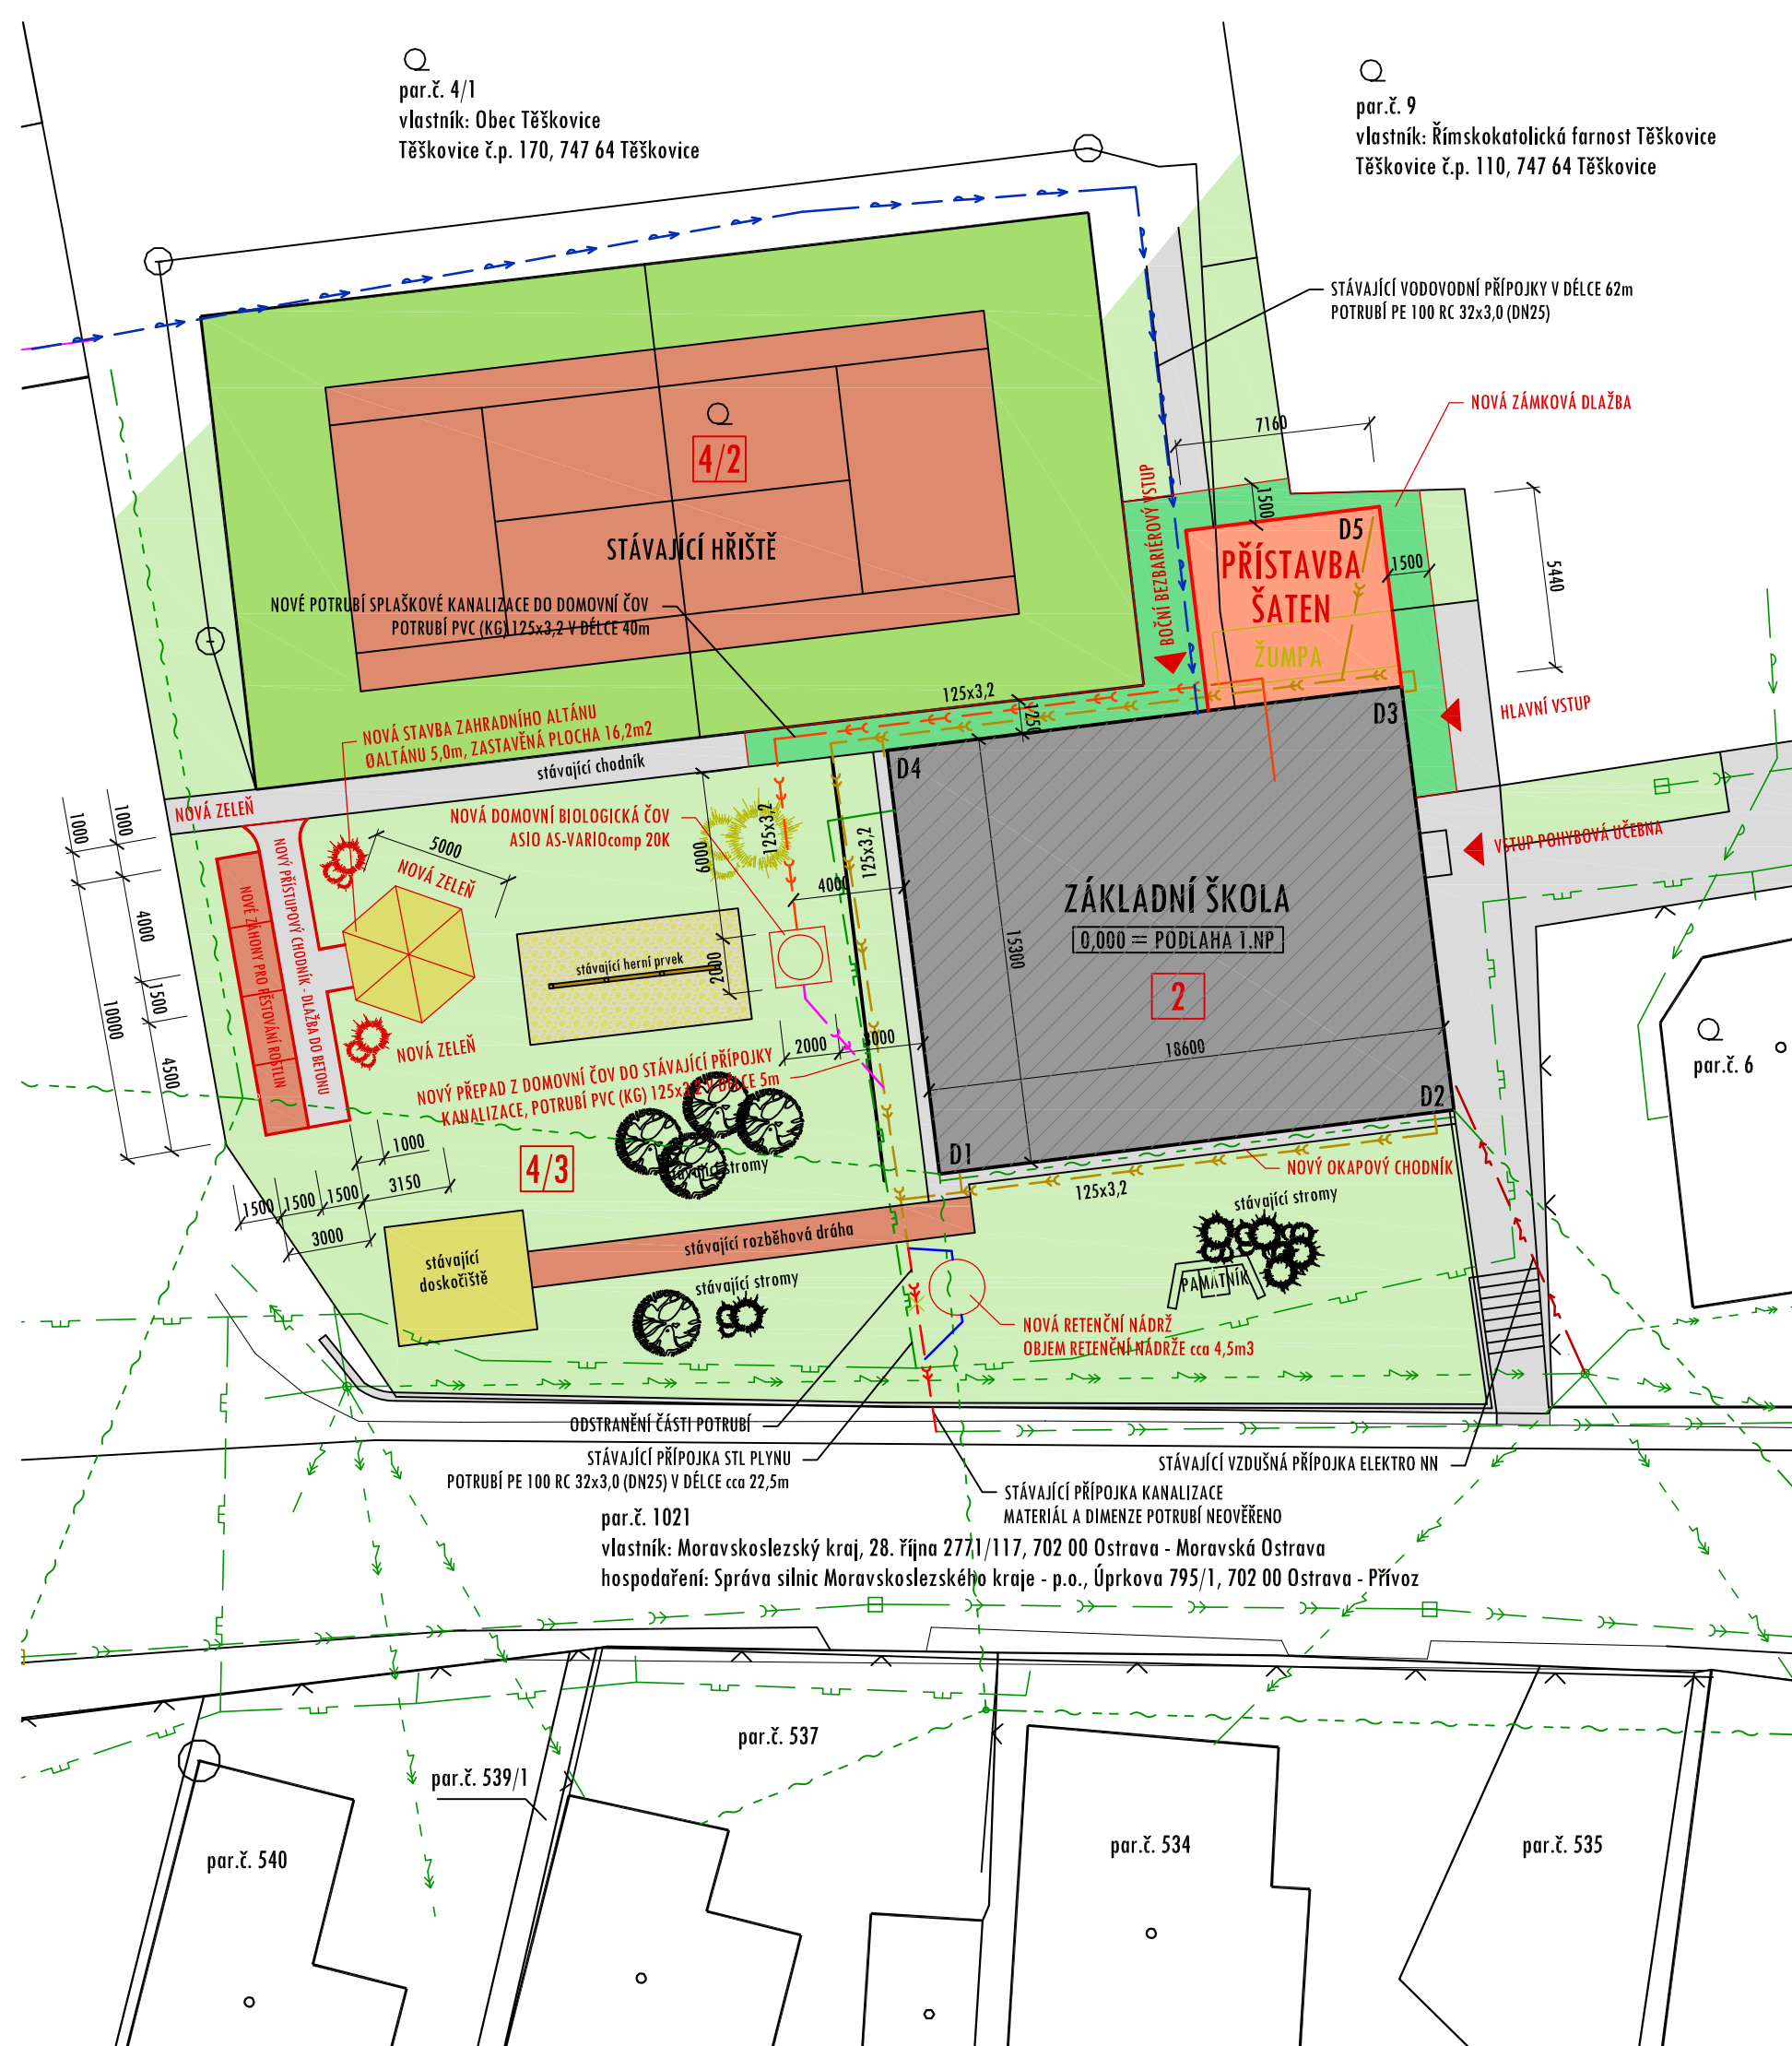

LEGENDA ULIČNÍCH SÍTÍ TECHNICKÉHO VYBAVENÍ

- VEŘEJNÝ STL PLYNOVOD V MAJETKU RWE GasNet, s.r.o. A PROVOZOVÁNÍ SPOLEČNOSTI RWE DISTRIBUČNÍ SLUŽBY, s.r.o.
- VEŘEJNÁ VODOVODNÍ SÍŤ V MAJETKU A PROVOZOVÁNÍ OBCE TĚŠKOVICE
- VEŘEJNÁ DEŠŤOVÁ KANALIZACE V MAJETKU A PROVOZOVÁNÍ OBCE TĚŠKOVICE
- NADZEMNÍ VEDENÍ NÍZKÉHO NAPĚTÍ V MAJETKU A PROVOZOVÁNÍ SPOLEČNOSTI ČEZ DISTRIBUCE, a.s.
- PODZEMNÍ VEDENÍ NÍZKÉHO NAPĚTÍ V MAJETKU A PROVOZOVÁNÍ SPOLEČNOSTI ČEZ DISTRIBUCE, a.s.
- NADZEMNÍ VEDENÍ SDĚLOVACÍ V MAJETKU A PROVOZOVÁNÍ SPOLEČNOSTI ČESKÁ TELEKOMUNIKAČNÍ INFRASTRUKTURA, a.s.

LEGENDA STÁVAJÍCÍCH PŘÍPOJEK

- STÁVAJÍCÍ PODZEMNÍ VODOVODNÍ PŘÍPOJKA, POTRUBÍ PE 100 RC 32x3,0 (DN25)
- STÁVAJÍCÍ PODZEMNÍ PŘÍPOJKA KANALIZACE
- STÁVAJÍCÍ NADZEMNÍ PŘÍPOJKA ELEKTRO NN
- STÁVAJÍCÍ PODZEMNÍ PŘÍPOJKA STL PLYNU

LEGENDA NOVÝCH PŘÍPOJEK

- NOVÁ PODZEMNÍ PŘÍPOJKA SPLAŠKOVÉ KANALIZACE DO DOMOVNÍ BIOLOGICKÉ ČOV, POTRUBÍ PVC (KG) 125x3,2
- NOVÝ PŘEPAD Z DOMOVNÍ ČOV DO SNOVÉ RETENČNÍ NÁDRŽE POTRUBÍ PVC (KG) 125x3,2
- NOVÁ DEŠŤOVÁ KANALIZACE POTRUBÍ PVC (KG) 125x3,2

POZNÁMKY:

- VNĚJŠÍ ROZMĚRY OBJEKTU A JEHO POZICE JSOU KÓTOVÁNY K LÍCI STÁVAJÍCÍ FASÁDY
- PŘI PROVÁDĚNÍ NOVÝCH PŘÍPOJEK MUSÍ BÝT DODRŽENA ČSN 73 6005 PROSTOROVÉ USPOŘÁDÁNÍ SÍTÍ TECHNICKÉHO VYBAVENÍ
- ÚROVEŇ 0,000 = PODLAHA 1.NP STÁVAJÍCÍHO OBJEKTU
- PŘED ZAHÁJENÍM VÝKOPOVÝCH PRACÍ NUTNO VYTÝČIT POLOHU INŽENÝRSKÉ SÍTÍ JEJICH SPRÁVCI

LEGENDA STAVEB:

- STÁVAJÍCÍ STAVBA OBČANSKÉ VYBAVENOSTI č.92 ZASTAVĚNÁ PLOCHA 284,6m²
- PŘÍSTAVBA ŠATEN ZASTAVĚNÁ PLOCHA 39,0m²
- OKAPOVÝ CHODNÍK OKOLO OBJEKTU - KAČÍREK
- ZELENÉ PLOCHY

LEGENDA PARCEL:

VLASTNÍ PARCELA: par.č. 2, 4/2, 4/3 - katastrální území Těškovice
SOUSEDNÍ PARCELY: par.č. 4/1, 5, 6, 9, - katastrální území Těškovice

DOKUMENTACE PRO PROVÁDĚNÍ STAVBY (DPS)

| | | | |
|---|--------------------|----------------------|--|
| ZODP. PROJEKTANT | VYPRACOVAL | KOORDINOVAL | Ing. Leo CHŘÍBEK PROJEKČNÍ KANCELÁŘ tel.: 603 575 980 |
| Ing. Leo Chřibek | Ing. Jakub Chřibek | Ing. Leo Chřibek | |
| INVESTOR: Obec Těškovice, Těškovice 170, 747 64 Těškovice, IČ: 00535117 | | | Kobeřice 747 27, Stiborská 462/37 IČO: 12695335, DIČ: CZ5801031456 |
| AKCE: MODERNIZACE A REKONSTRUKCE OBJEKTU ZÁKLADNÍ ŠKOLY TĚŠKOVICE VČETNĚ PŘÍSTAVBY ŠATEN parcela č. 2, 4/2, 4/3 Těškovice, k.ú. Těškovice | | | |
| STUPEŇ: DPS | | ZAK. ČÍSLO: 028/2016 | FORMÁT: A3 (420x297mm) |
| DATUM: LEDEN 2017 | | Č. VÝKRESU: C.3 | |
| NÁZEV: KOORDINAČNÍ SITUAČNÍ VÝKRES | | | Č. KOPIE: |
| DÍL: C. SITUACE STAVBY | | MĚŘÍTKO: 1:250 | |